



Drawing No. S4/B/00/OPD/P12/102

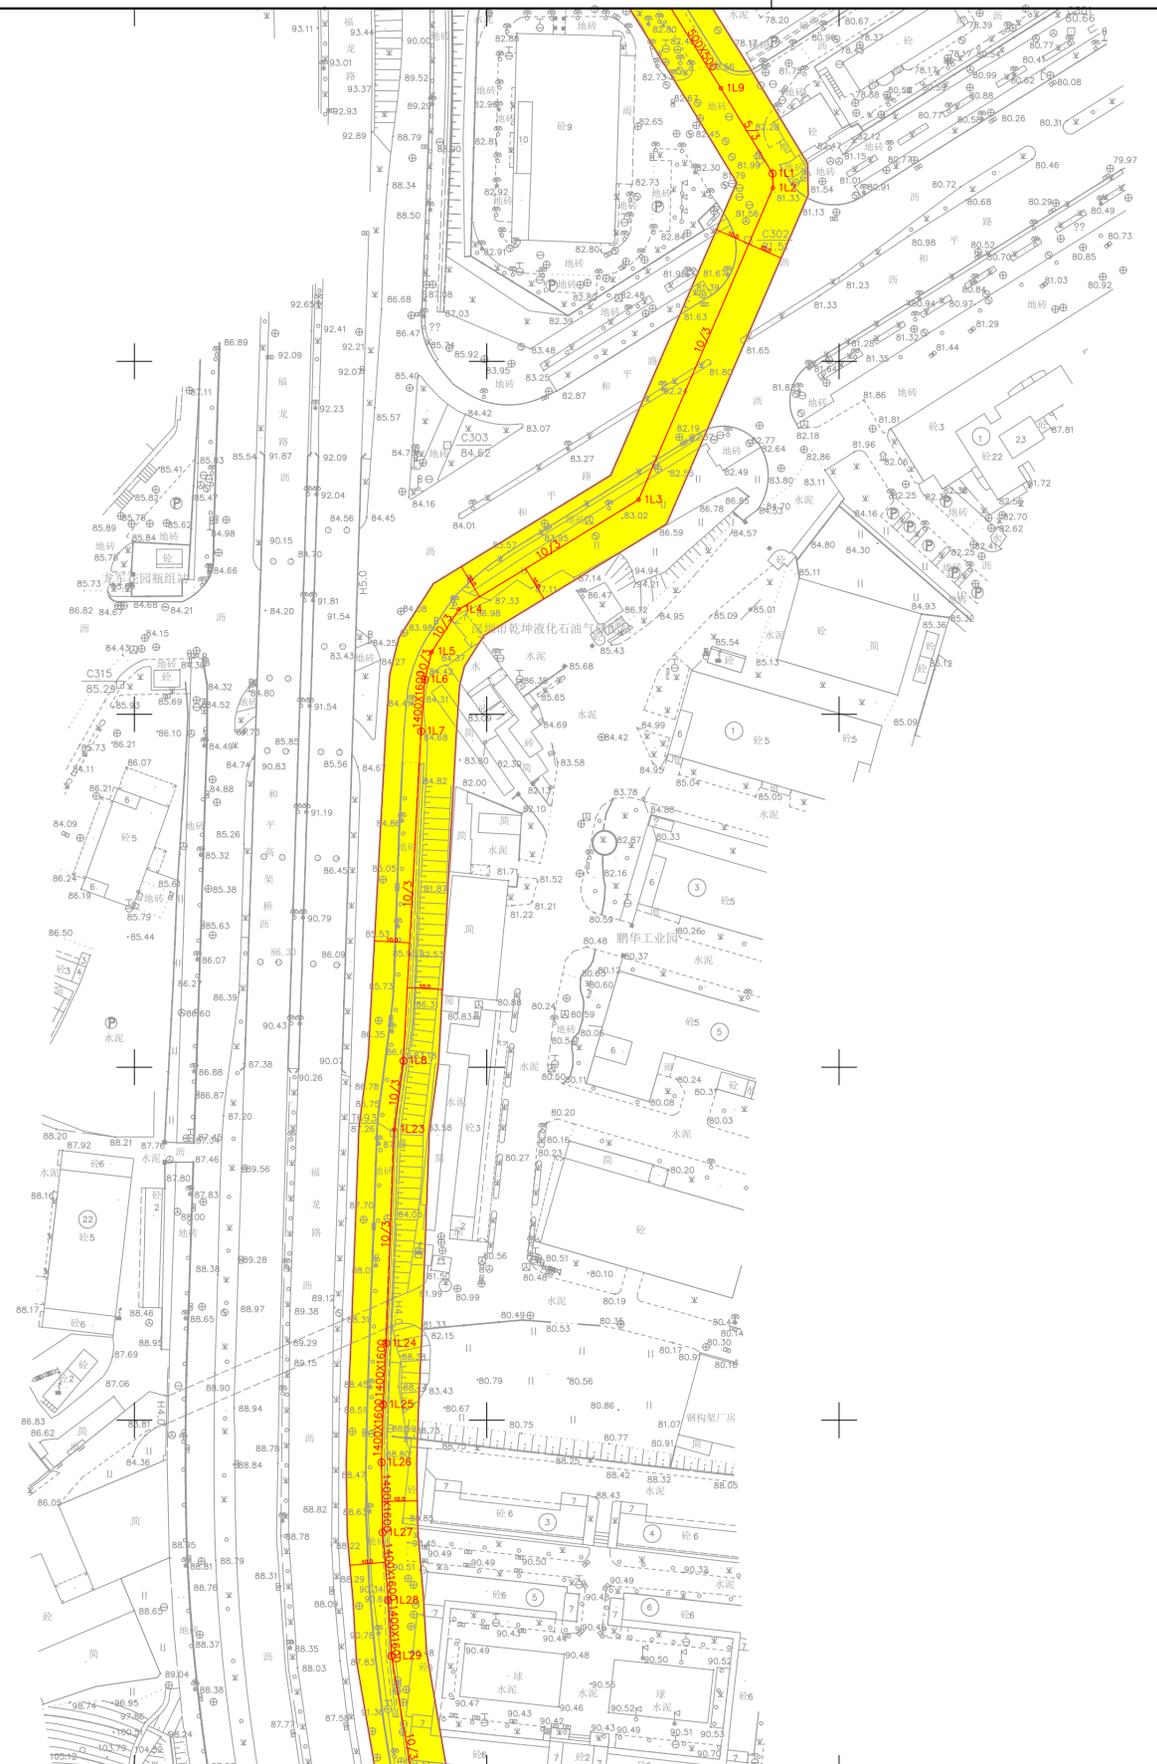

此图只供参考, 不作为法律依据
 版权所有, 不得复制
 © 2017 港铁有限公司
 此图只供参考, 不作为法律依据
 此图只供参考, 不作为法律依据

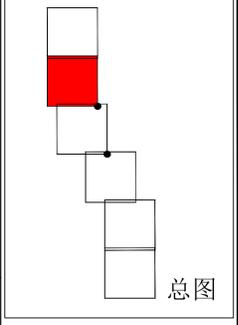

总图

说明:

1. 坐标采用深圳坐标系, 高程采用1956年黄海高程系统, 等高距为1m。
2. GB/T20257.1-2007国家基本比例尺地图图式第1部分: 1:500 1:1000 1:2000地形图图式。
3. 2011年6月数字化地形图。

图例:

- 电力管道
- 200 管道及管径
 - 800X600 管道及断面尺寸
 - ⊕ L1 检修井及点号
 - ⊕ L2 控制柜及点号
 - ⊕ L3 上杆及点号
 - ⊕ L4 出入地及点号
 - ⊕ L5 预留口及点号
 - ⊕ L6 配电箱及点号
 - ⊕ L7 配电房及点号
 - ⊕ L8 未知井及点号
 - ⊕ L9 通风井及点号
 - L10 管坑点及点号
- 控制保护区边界线
- 保护区范围线

| REVISION | DESCRIPTION | BY | DATE | APPROVED |
|----------|-------------|----|------|----------|
| | | | | |

MTR 港铁
 1000 HePing Road, Longhua District
 Shenzhen, China.
 Post code: 518019
 Tel.: (86)0755-29276000
 Tel.: (86)0755-29276001

深圳市龙华区和平路1000号
 邮编: 518019
 电话: (86)0755-29276000
 传真: (86)0755-29276001

项目名称
**深圳轨道交通4号线
 二期工程**

会
 签

| | |
|----------|----|
| Drawn | FF |
| Designed | LO |
| Checked | LO |
| Approved | TH |

Project Title
 深圳轨道交通4号线110kV龙胜
 输电线路控制保护区图

Scale 比例
 1:1000

Date 日期
 6/2/2017

Project No. 项目编号
 S4/B/00/OPD/P12/102

Rev. 版本
 A